


URZĄDZENIE PRZEPOMPOWUJĄCE KS



NP. BORYSOWSKI VORTOBOX C 102PGR COMPAKT
-WYMIARY 540/440/H620mm
-POJ.100litrów
-WYDAJNOŚĆ max150l/min
-WYS.PODNOSZENIA 12m
-MOC SILNIKA 0.75kW
-TABLICA STERUJĄCA z zabezpiecz. pomp
i system. alarmowym

PRZEBUDOWA I ROZBUDOWA BUDYNKU OSP
DZ. 1208, 1209, OBR.NOWA WIEŚ, GM. KOZIENICE

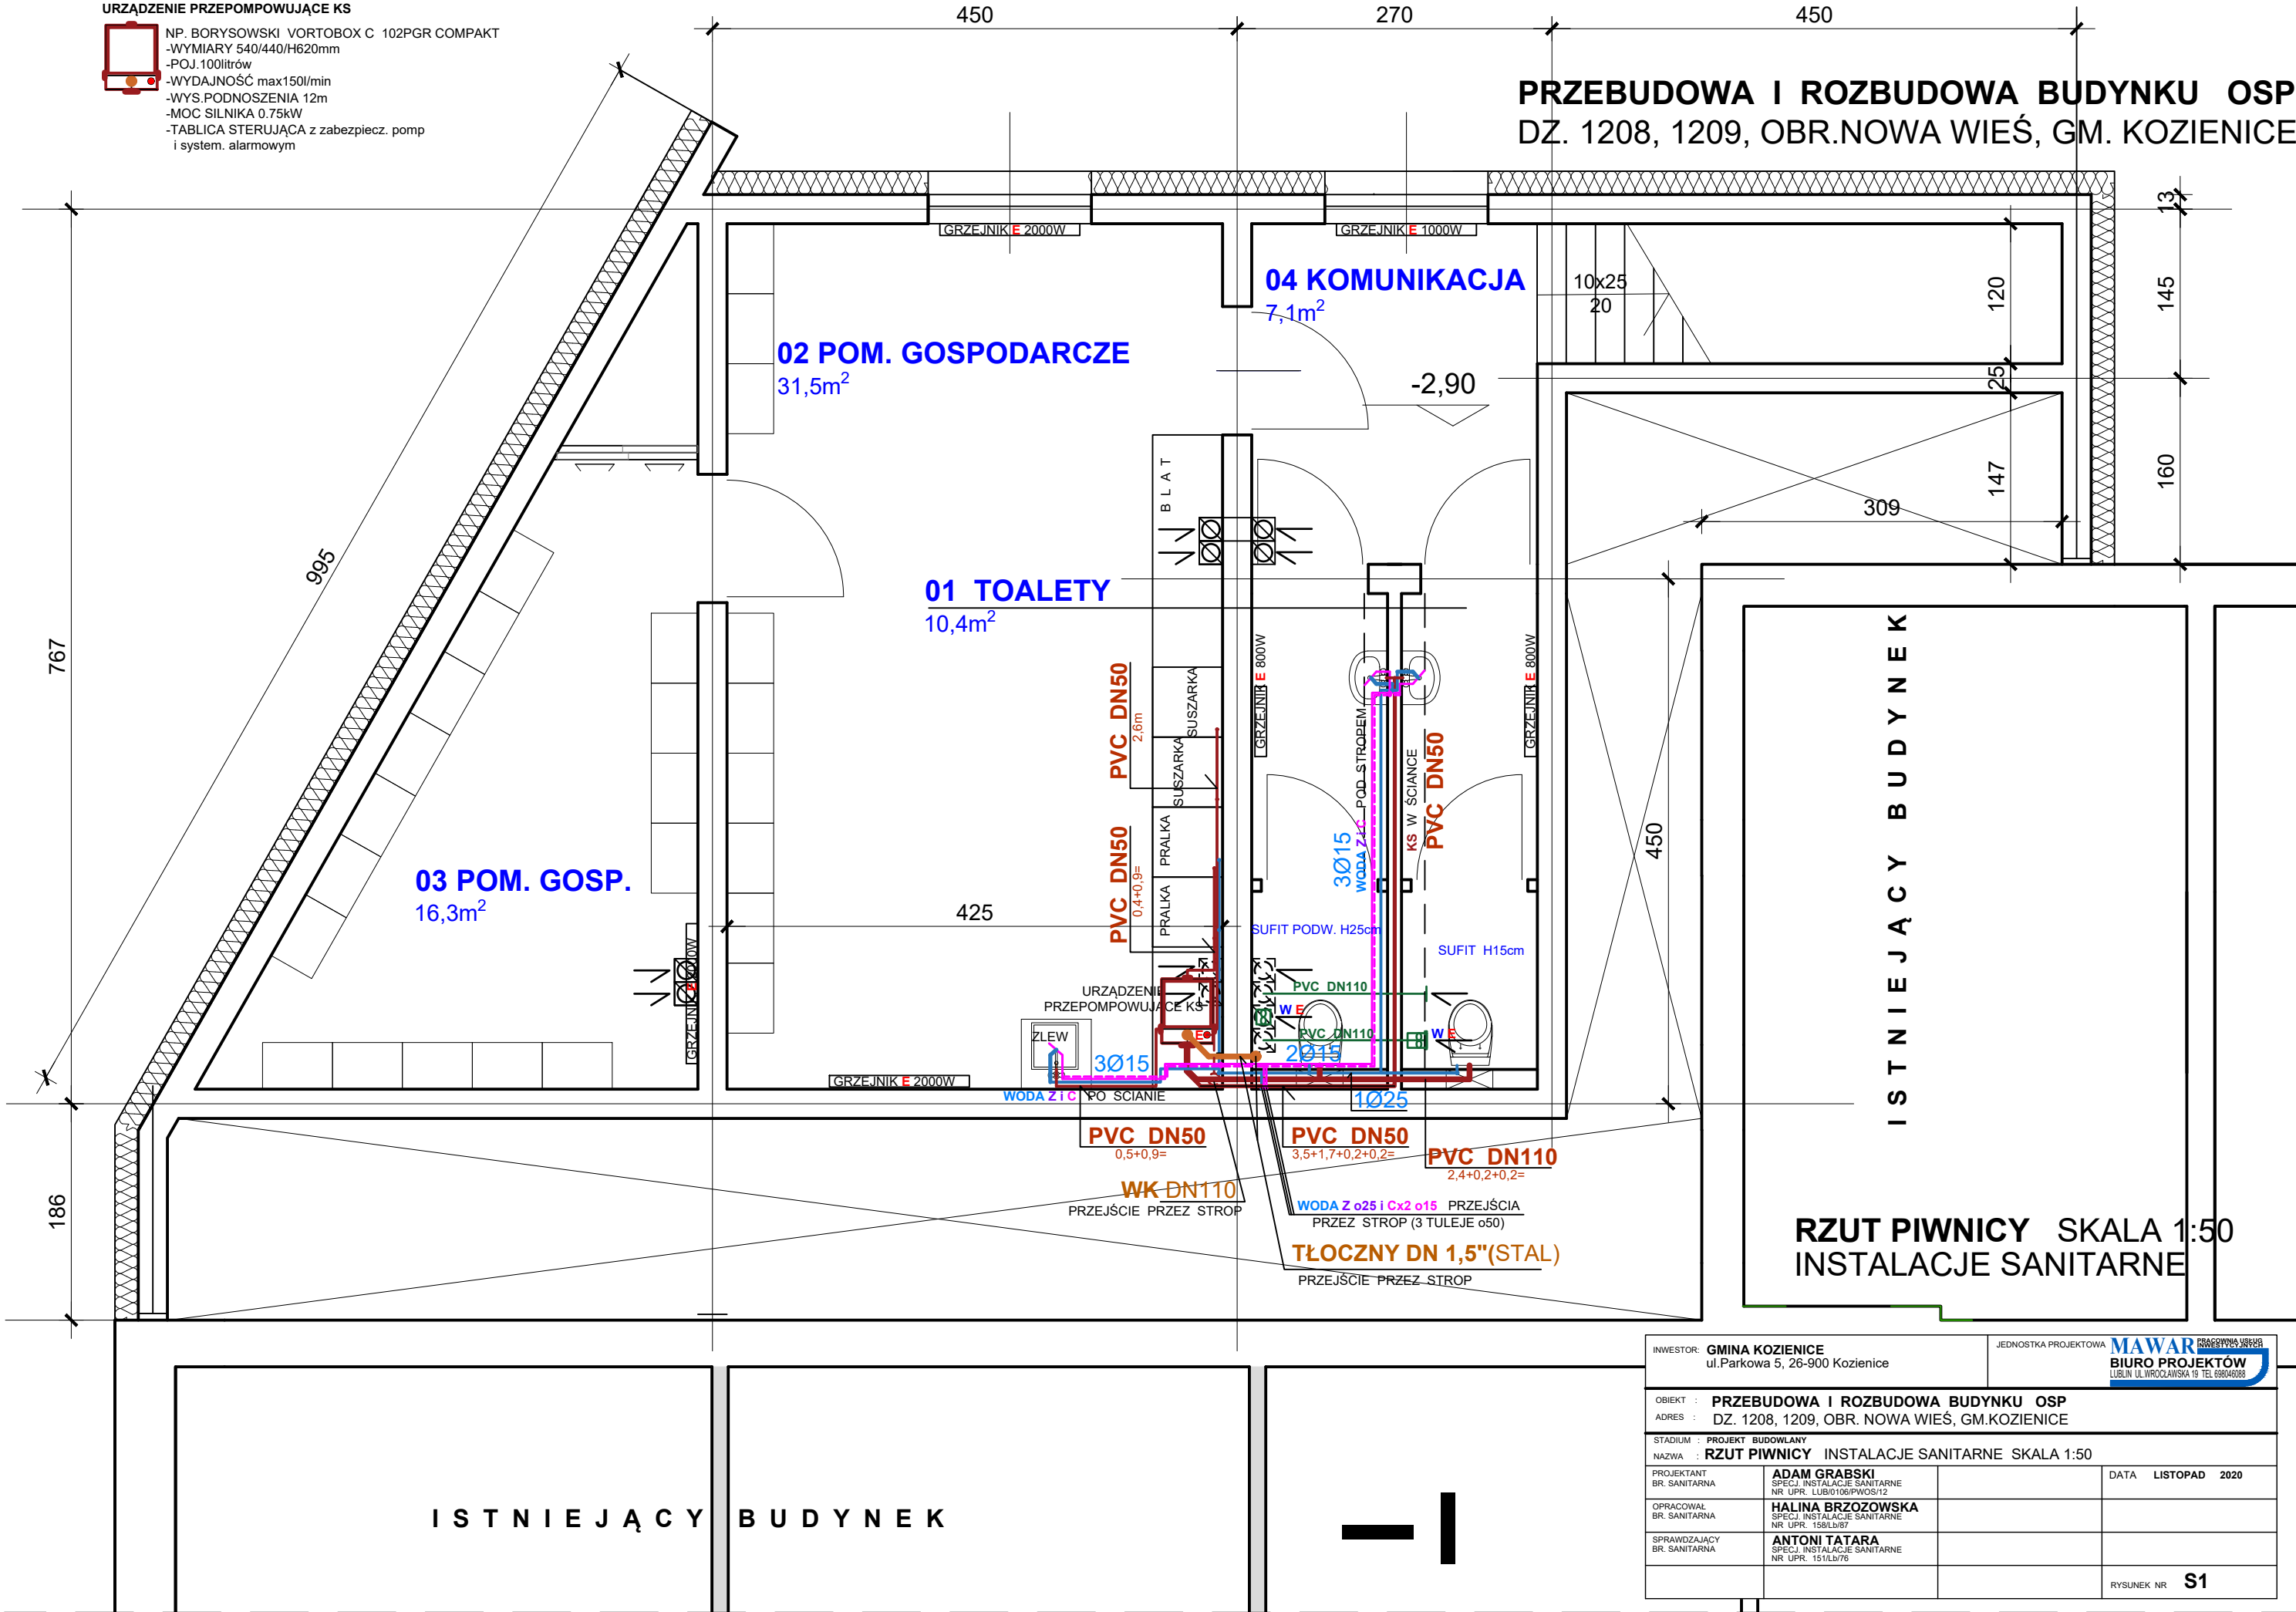

RZUT PIWNICY SKALA 1:50
INSTALACJE SANITARNE

INWESTOR: GMINA KOZIENICE ul.Parkowa 5, 26-900 Koziénice		JEDNOSTKA PROJEKTOWA MAWAR BIURO PROJEKTÓW LUBLIN, UL.WROCŁAWSKA 19, TEL. 698040088	
OBIEKT : PRZEBUDOWA I ROZBUDOWA BUDYNKU OSP			
ADRES : DZ. 1208, 1209, OBR. NOWA WIEŚ, GM.KOZIENICE			
STADIUM : PROJEKT BUDOWLANY			
NAZWA : RZUT PIWNICY INSTALACJE SANITARNE SKALA 1:50			
PROJEKTANT BR. SANITARNA	ADAM GRABSKI SPECJ. INSTALACJE SANITARNE NR UPR. LUB/0106/PWOS/12	DATA	LISTOPAD 2020
OPRACOWAŁ BR. SANITARNA	HALINA BRZOZOWSKA SPECJ. INSTALACJE SANITARNE NR UPR. 158/Lb/87		
SPRAWDZAJĄCY BR. SANITARNA	ANTONI TATAR SPECJ. INSTALACJE SANITARNE NR UPR. 151/Lb/76		
		RYSUNEK NR	S1